



Schnitt A - A

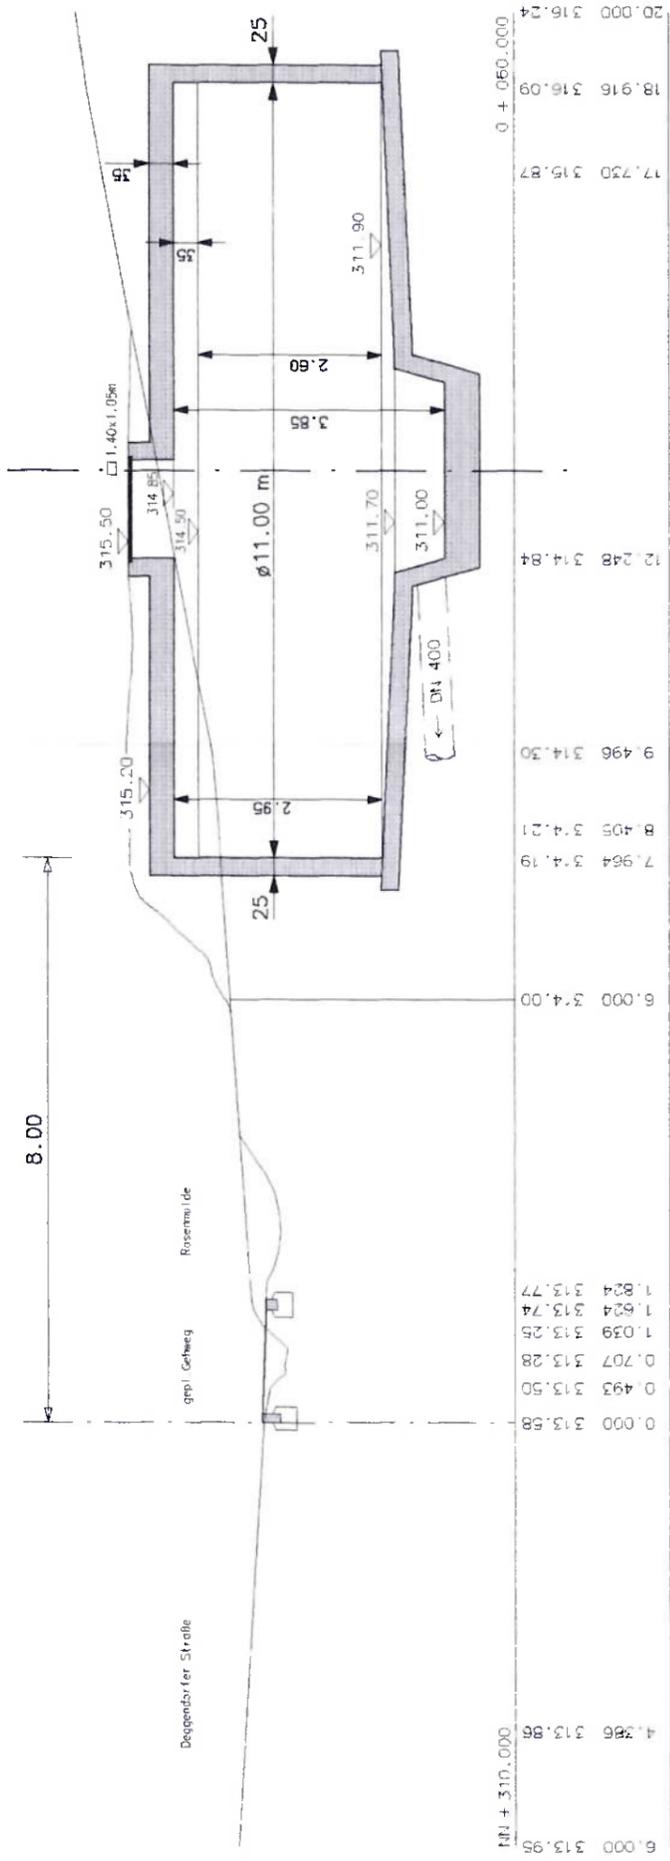

Grundriss:

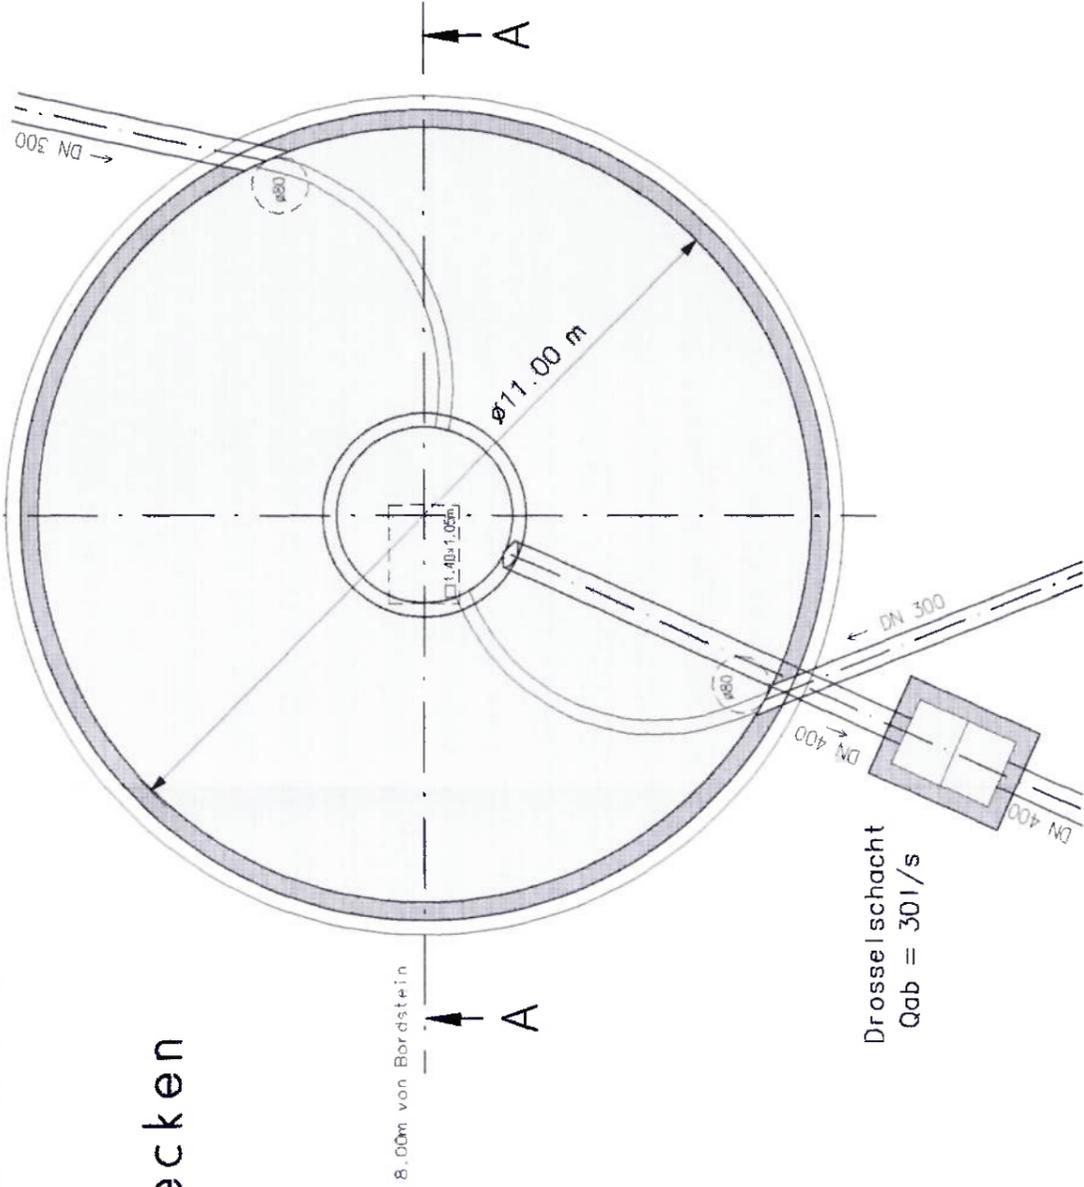

Regenrückhaltebecken
 $V = 250 \text{ m}^3$

Drosselschacht
 $Q_{ab} = 30 \text{ l/s}$

Verantwortlicher: Ver
 Amtl. Sachverständiger
 Wasserwirtschaftsamtl. Deggendorf, DEZ. 2
 Kraus
 Techn. Anwalt
 33496

NR.	Änderungen
	Vorhaben: Abwassertechnik des Bougebietes
	Vorhabensträger: Erschließungsstr.
	Landkreis: Deggendorf
	Maßstab: 1:100
	Vorhabenssträger: Z. G.
	(Datum) 09.04.01
	10. April 2001
	(Datum)

A. Bürge